


DISTRIBUCIÓN, COTAS Y ELECTRICIDAD

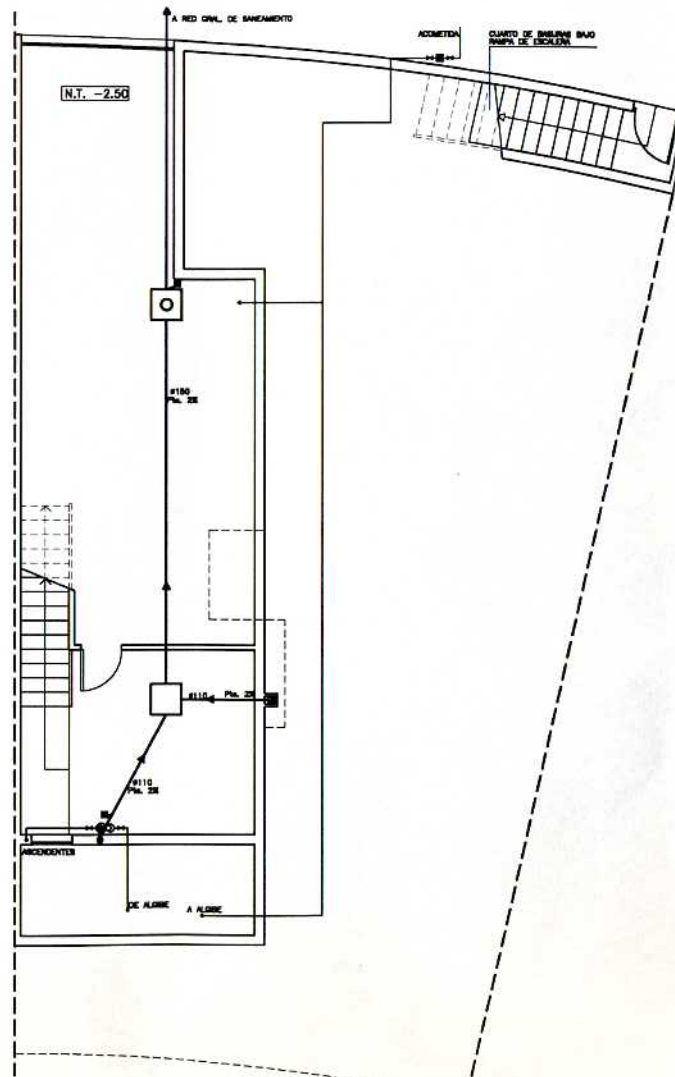

FONTANERÍA Y SANEAMIENTO

CUADRO DE INSTALACIONES		
Electricidad.		
----- LÍNEA ELÉCTRICA		
	REGLETA FLUORESCENTE 1*38	3
	ENCHUFE DE 16 A. CON T.T.	5
	CONMUTADOR COLOCADO	3
	INTERRUPTOR COLOCADO	1
	EQUIPO DE INCANDESCENCIA-CLASE.L.R.S.N.P	2
Fontanería		
----- CANALIZACIÓN ACERO (AGUA FRÍA)		
	GR.PRES.INSTAL.-D.K.P.V	1
	CONT.GEN.COLOC.-D.S	1
	LL.PASO.COLOC.-D	2
	SUMIDERO SIFÓNICO	2
	ASCENDENTE	1
Saneamiento.		
	BAIANTE DE FEGALES	2
----- CANALIZACIÓN ENTERRADA DE P.V.C.		
	ARQUETA DE PASO	1
	ARQUETA SIFÓNICA	1

**PLANO DE DISTRIBUCIÓN, COTAS, ESQUEMA DE ELECTRICIDAD, FONTANERÍA Y SANEAMIENTO**

ESCALA 1/50  
SUSTITUYE AL PLANO n°

PROYECTO	EJECUCIÓN. 12 VIVIENDAS UNIFAMILIARES PAREADAS.
EMPLAZAMIENTO	CORNISA DEL SUR. ÁREA DE LAS LOMAS, LOMA II.
PROPIETARIO	PARCELAS 4,5,6,7,8 Y 9. ARGUINEGUÍN. T.M. MOGÁN.
FECHA	D. PEDRO ESTÉVEZ CASTELLANO
EXPEDIENTE	1998 LP.3/JUN98

ARQUITECTOS :

OSWALDO MORENO IRIA RAÚL PERDOMO CABRERA  
COLABORADO N° 1388 COLABORADO N° 1388

